


図名	平面図	
工事件名	災害時下水道結式仮設トイレ用下水道管整備工事(その399)	
施工場所	都筑区中川六丁目2番1号	
縮尺	1/250	図番 1/2
路線番号	0	1 2 3 4 5 6 7 8 9
地形図番号	12-43 12-44 12-45 20-3 20-4 20-5	

横浜市環境創造局

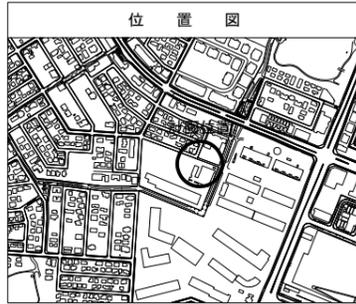

汚水管 φ250 L=30.0  
41.427 41.700

雨水管 φ250 L=30.0  
41.411 41.670

汚水管 φ250 L=25.0  
41.730 41.970

雨水管 φ250 L=30.0  
41.730 42.020

水道管 φ100 DP=1.50m

ガス管 φ50 DP=1.20m

水道管 φ100 DP=不明

水道管 φ50 DP=1.20m

No. 7 90×H120(貯留弁付マンホール)

No. 6 20×H102(マンホールトイレ)

No. 5 20×H99(マンホールトイレ)

No. 4 20×H94(マンホールトイレ)

No. 3 20×H89(マンホールトイレ)


No. 2 20×H84(マンホールトイレ)

No. 1 20×H80(注水口)

歩行者用道路

凡例

記号	名称
	新設管きよ及びます(マンホールトイレ)
	新設管きよ及び塩ビマンホール
	新設管きよ及び第1種組立人孔
	新設管きよ及び貯留弁付マンホール
	新設管きよ及び小型塩ビます
	既設汚水管きよ及びます・人孔
	既設雨水管きよ及びます・人孔
	既設分流汚水管きよ・人孔
	既設分流雨水管きよ・人孔
	地下埋設物(水道管)
	地下埋設物(ガス管)
	地下埋設物(電気ケーブル)
	地下埋設物(NTTケーブル)

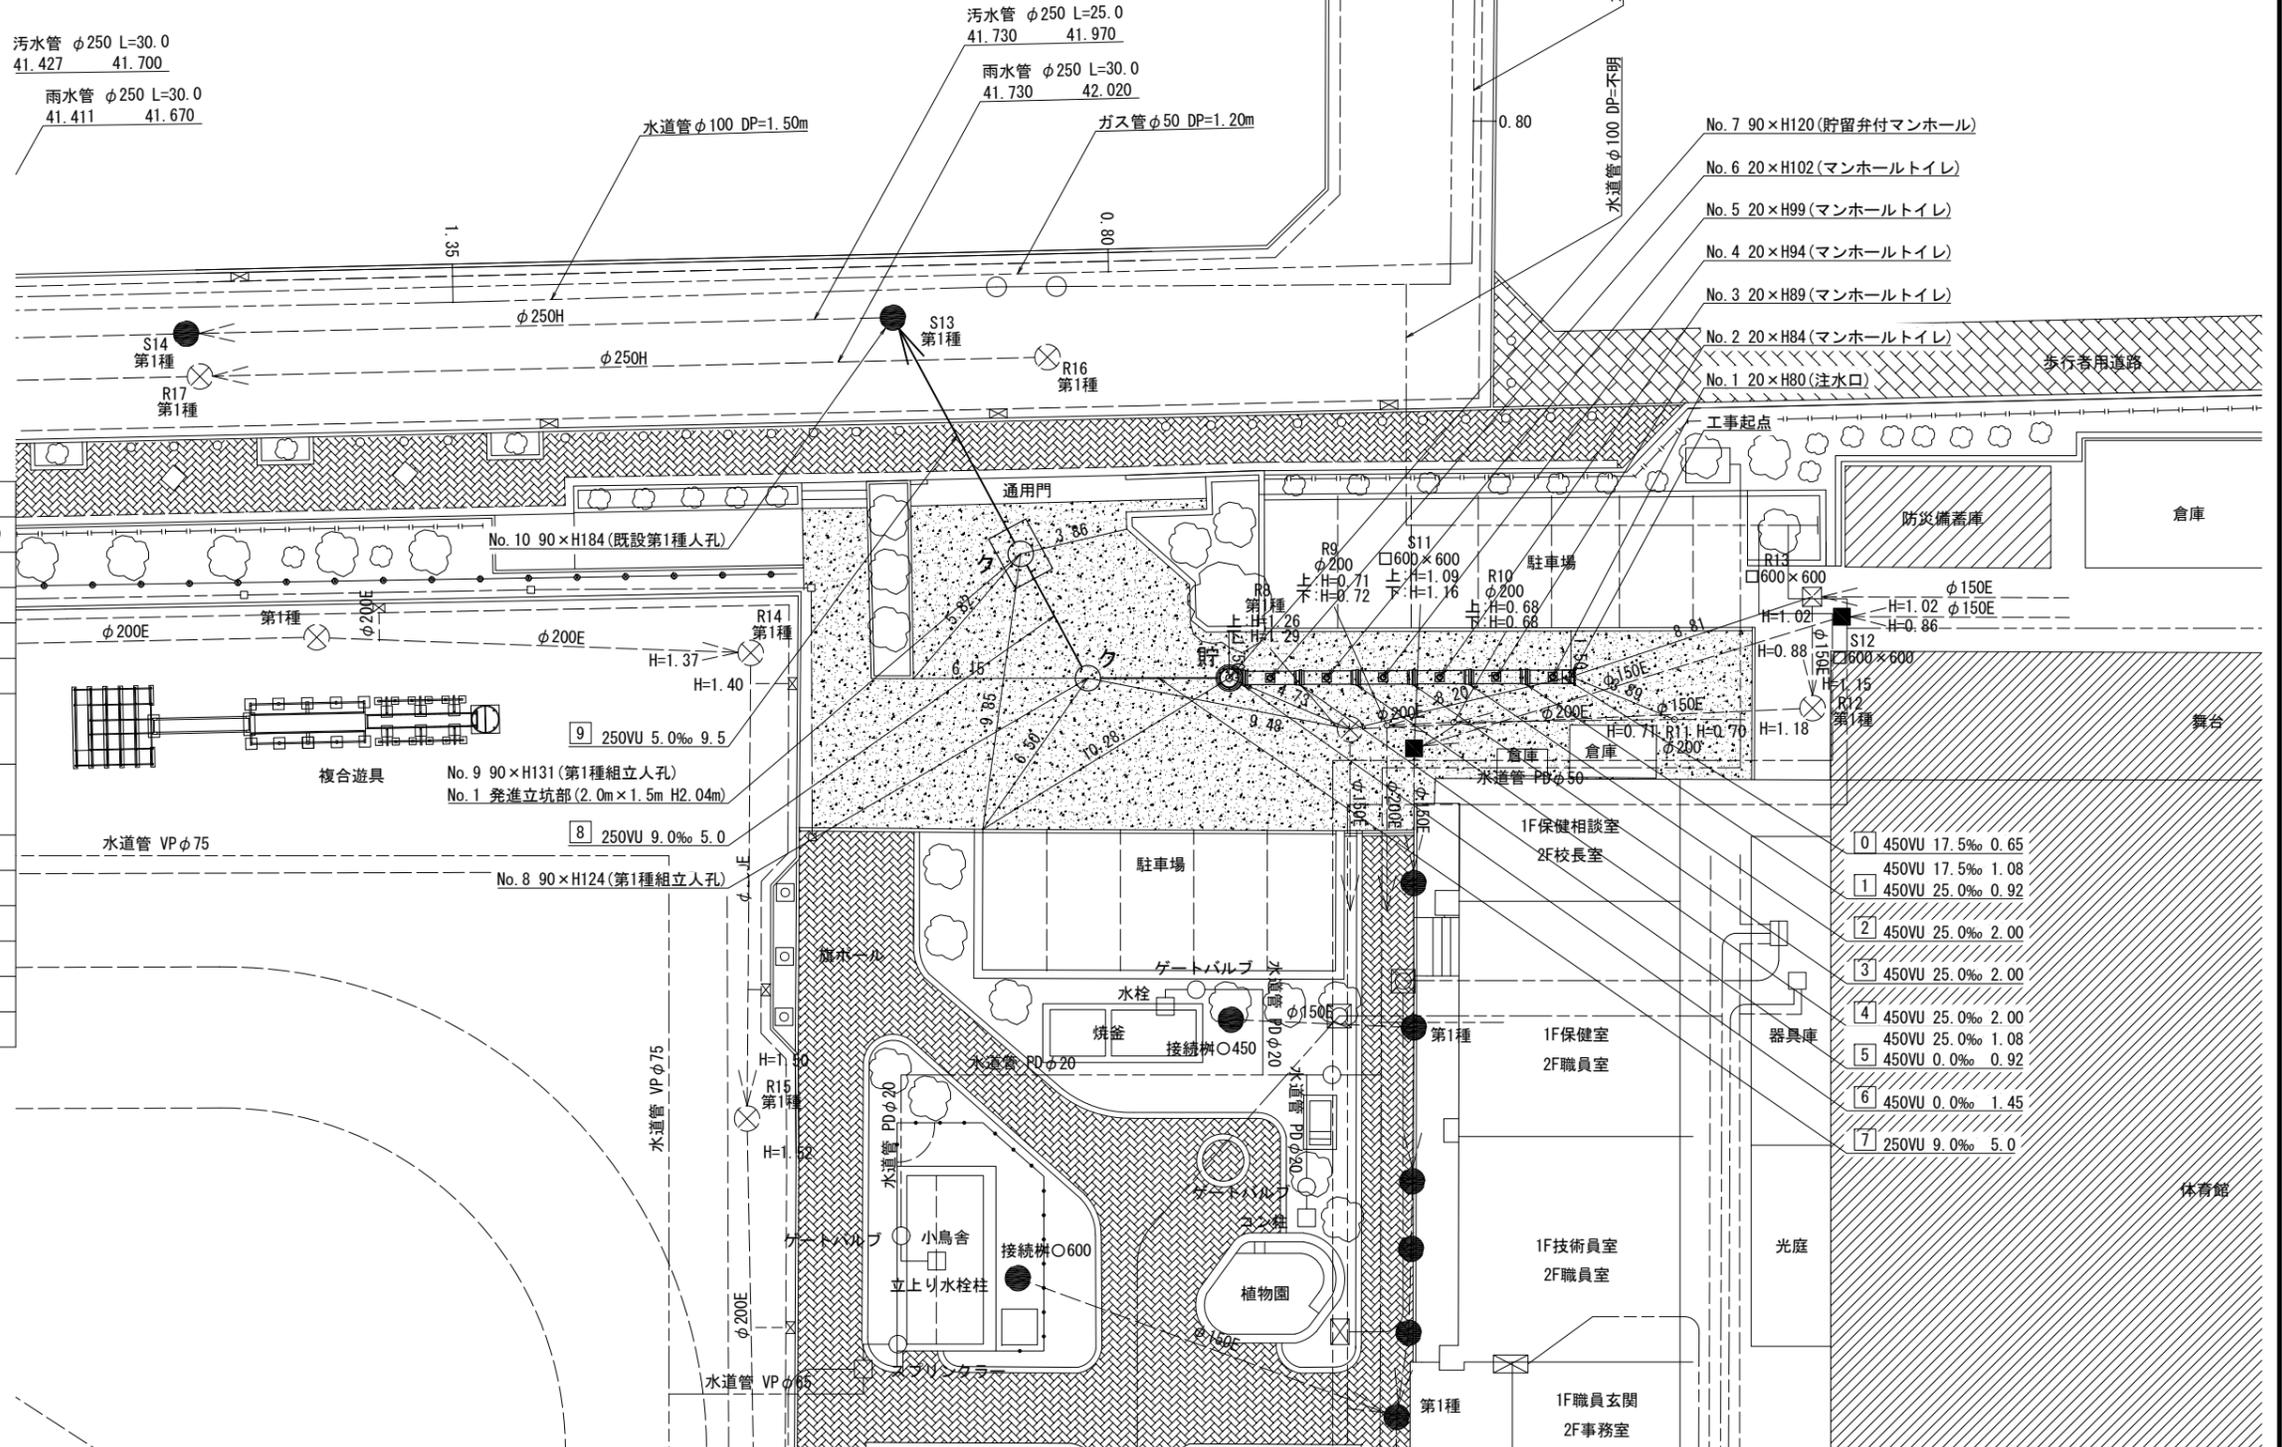

0	450VU 17.5‰ 0.65
1	450VU 17.5‰ 1.08
2	450VU 25.0‰ 0.92
3	450VU 25.0‰ 2.00
4	450VU 25.0‰ 2.00
5	450VU 25.0‰ 1.08
6	450VU 0.0‰ 1.45
7	250VU 9.0‰ 5.0

体育館