

平成26年度設計図(排除方式 分流)

図名	平面図
工事種別	既存下水道管線改修トイレ下水道管線工事(その他)
施工場所	横浜市中区南五丁目35番5号
種尺	図示 図巻 1/4
号地番	0 1 2 3 4 5 6 7 8
地籍番号	
横浜市環境創造局	

平面図 S=1:250

【中田小学校】

竣工図




凡例

	既存下水道管線(汚水)及びマンホール
	既存下水道管線(雨水)及びマンホール
	既存水道管及び仕切弁
	新設管線及びマンホール
	新設管線及びマンホール
	新設管線及びマンホール
	既存配電線及び電柱



横浜市泉区中田南五丁目35番5号
 株式会社 鈴木建設事業所
 代表取締役 鈴木哲也
 電話 045(802)2973

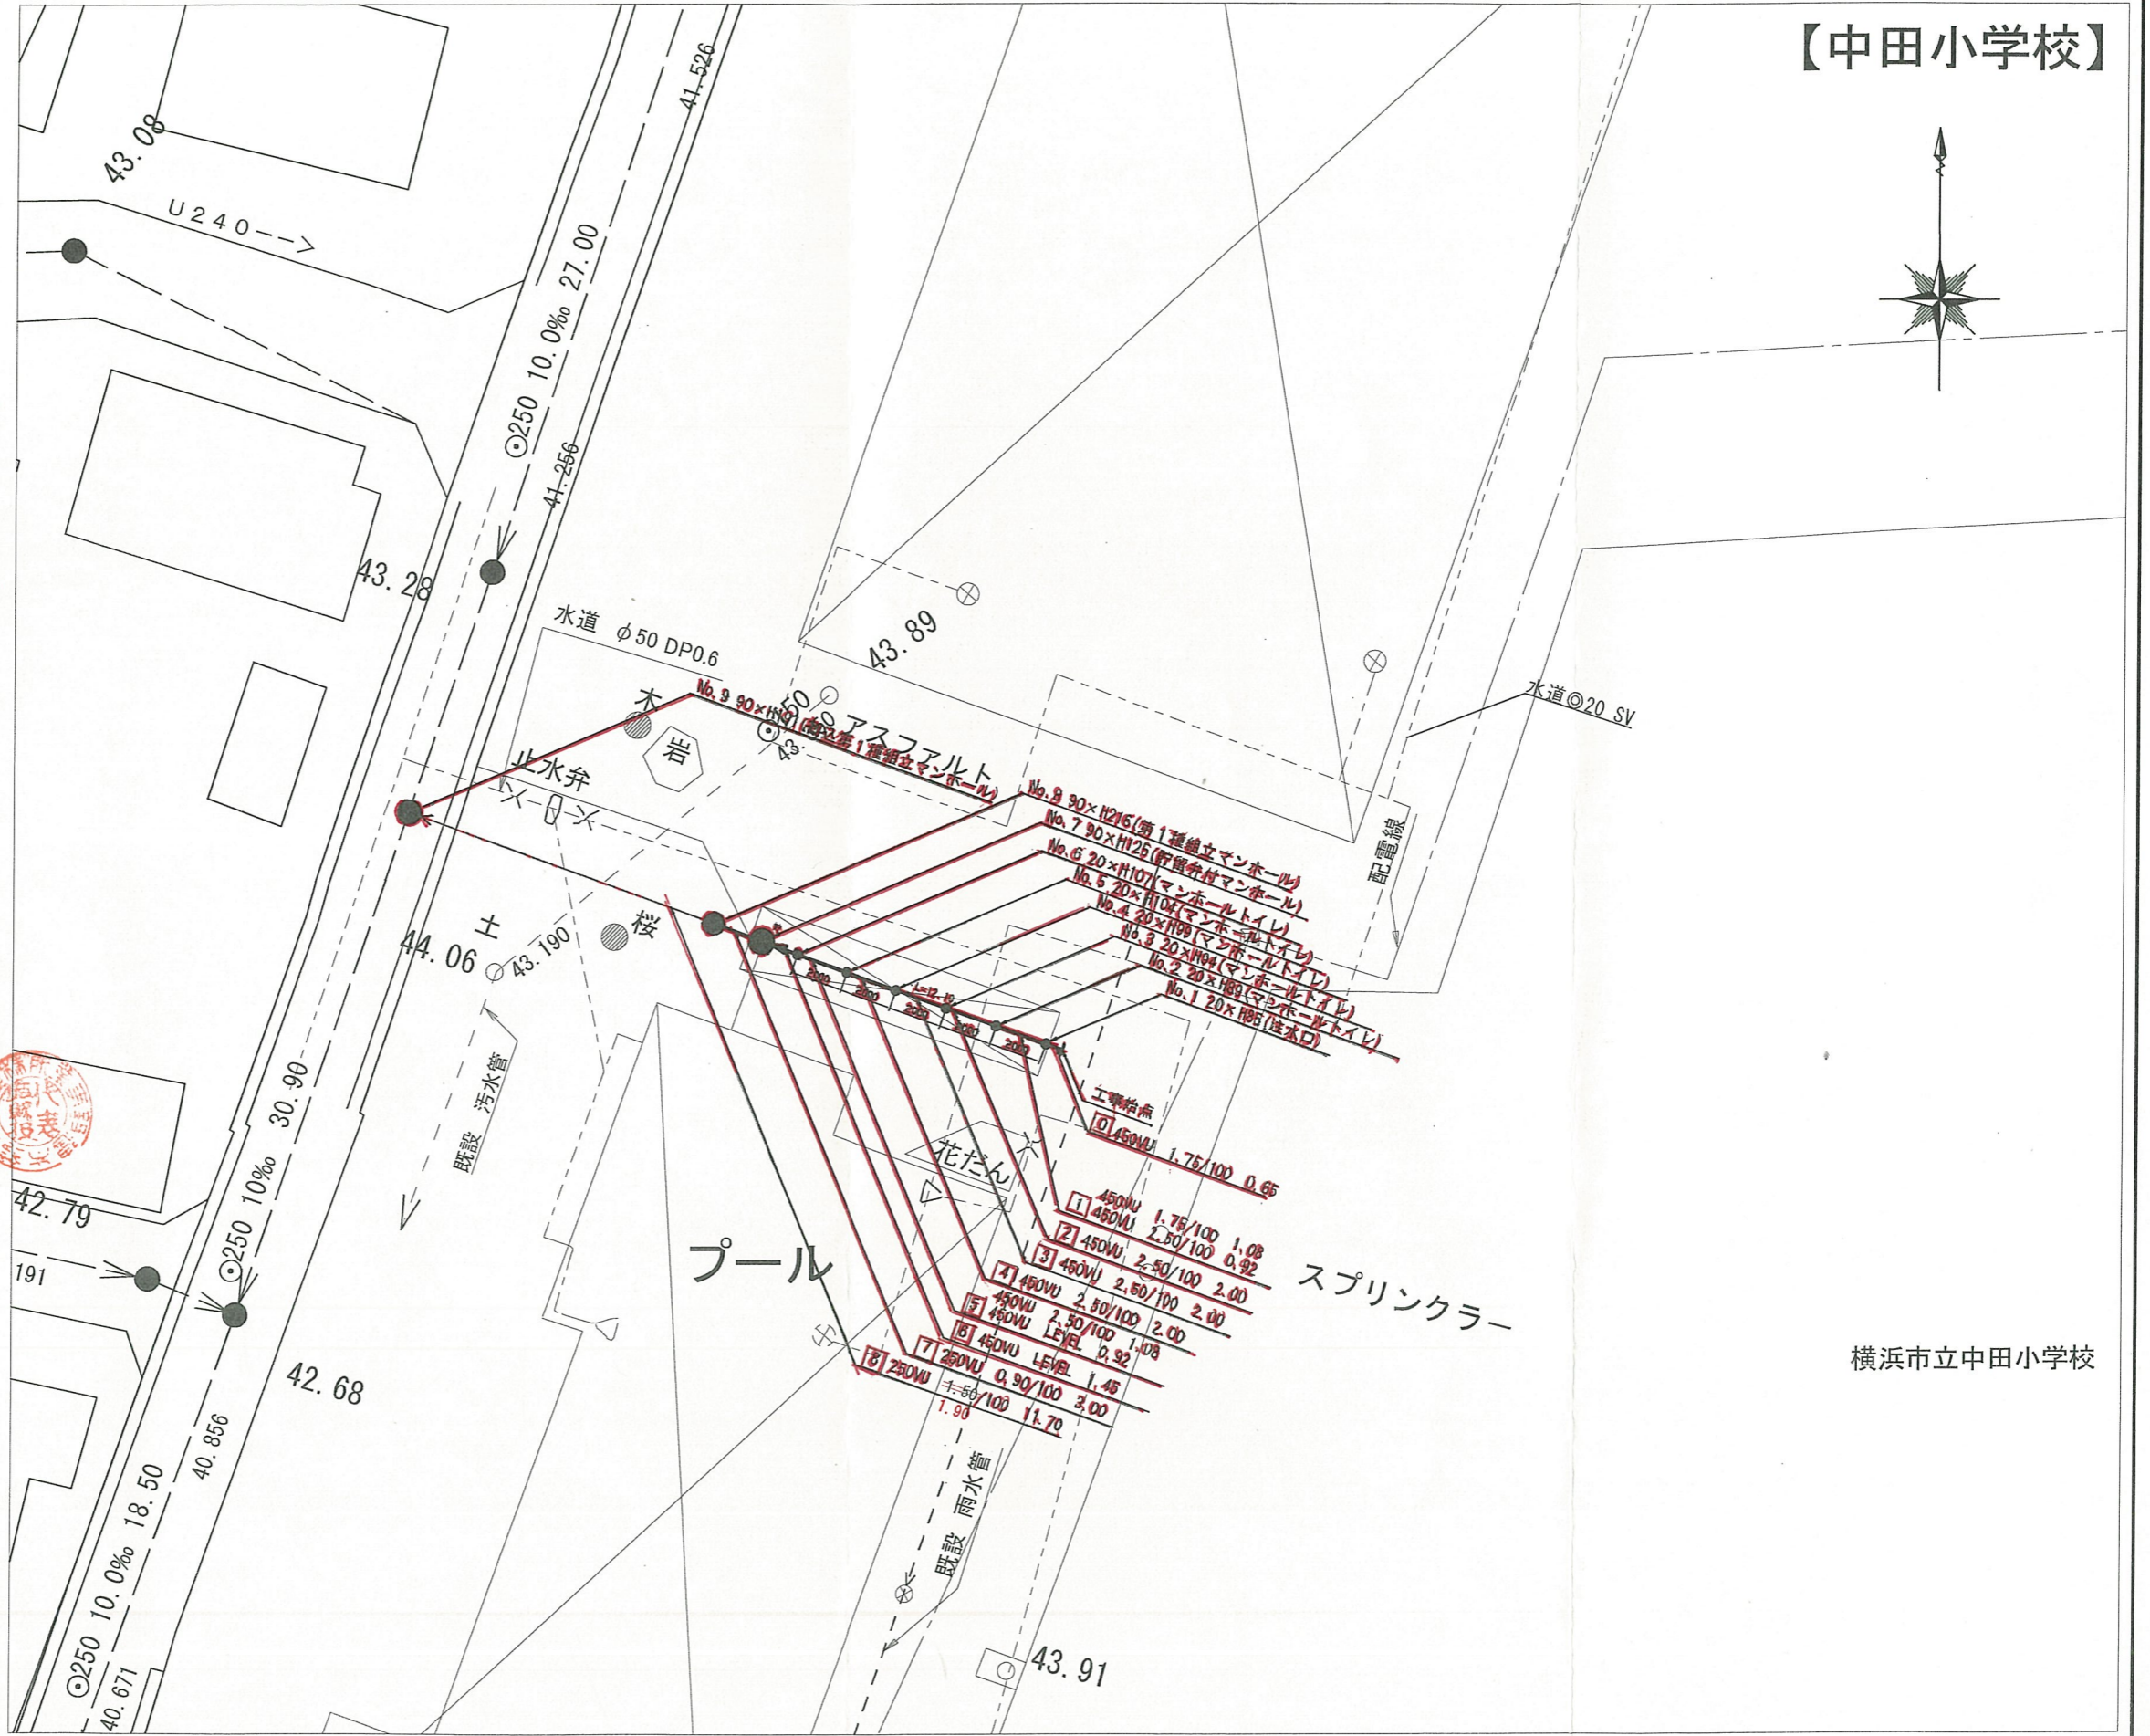

横浜市立中田小学校

平成26年度設計図(排除方式 分流)

町 区 界 限 画
工事種別 泉区中因南五丁目下水道管線工事 (927)
施工場所 泉区中因南五丁目4番1号
積尺 図 番 図 号 2/4
号線番号 0 1 2 3 4 5 6 7 8
地籍図番号
横浜市環境創造局


竣工図




位置図



横浜市泉区中因南五丁目35番5号
 株式会社 鈴木建設事業所
 代表取締役 鈴木哲也
 電話 045(802)2973 番

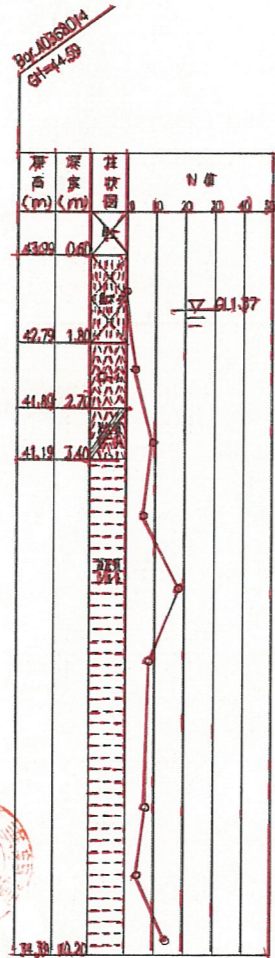

縦断図 縮尺: 1:100 (No. 1-7), 1:250 (No. 8)

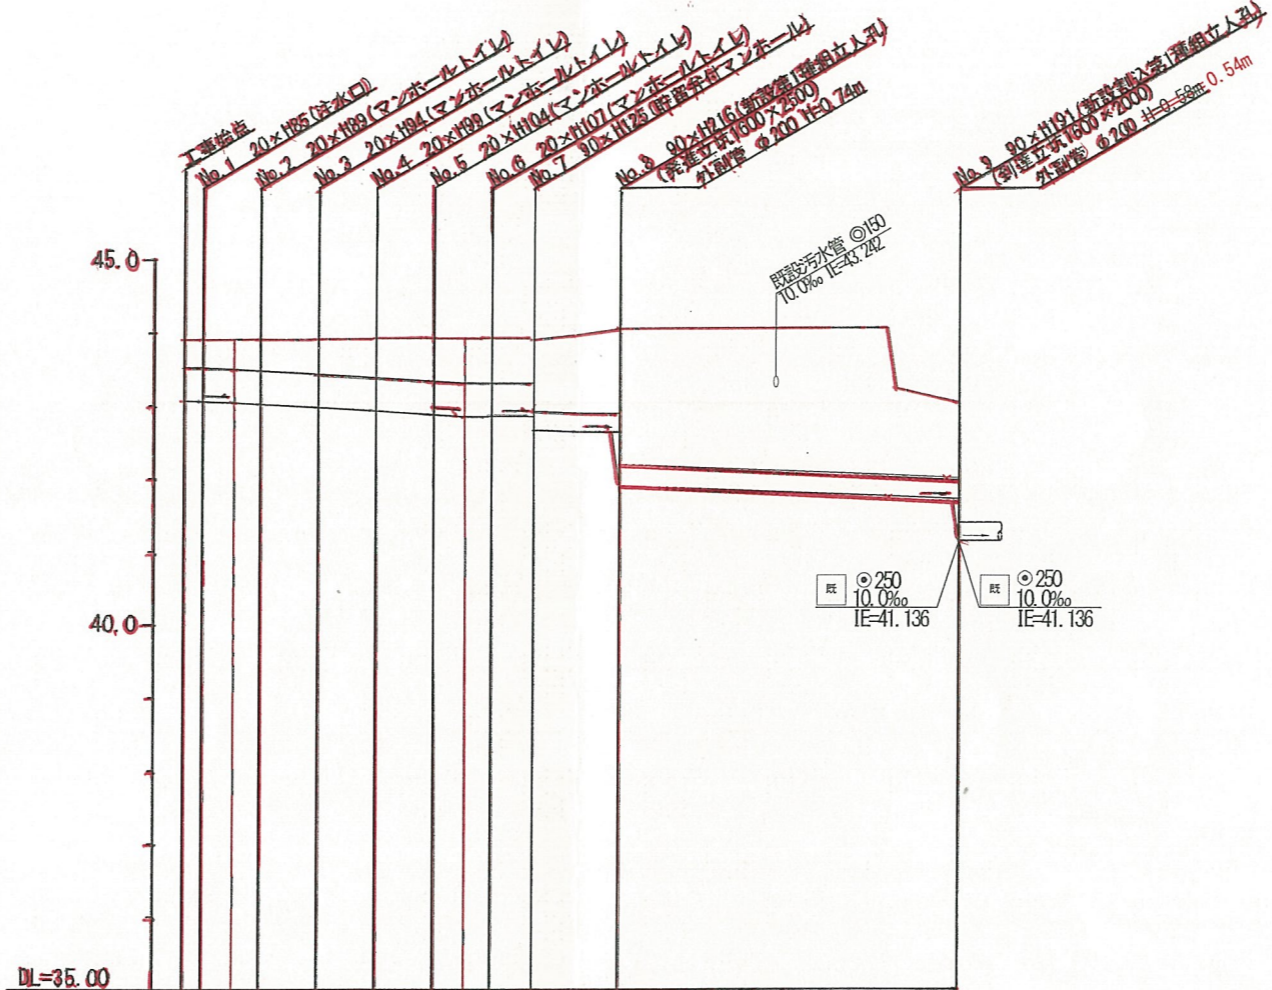

号線番号	0	1	2	3	4	5	6	7	8	
管 径	φ450M								φ250M	
勾 配	1.75/100	2.0/100	L&L			1.90/100				
号線間距離	0.65	2.00	2.00	2.00	2.00	1.45	3.00	11.70		
人孔間距離	0.65	1.00	0.92	2.00	2.00	1.00	0.92	1.45	3.00	11.70
流 速	3.083	3.686		0.000		1.928			2.171	
流下量	0.400	0.586		0.000		0.686			0.107	
流出量	0.001									
現在地盤高 H	43.91	43.91	43.91	43.91	43.91	43.91	43.91	43.91	43.91	
管底高	43.07	43.07	43.07	43.07	43.07	43.07	43.07	43.07	43.07	
追加距離	0.00	0.65	1.73	2.00	4.65	6.05	8.05	9.73	12.10	
土 被	0.84	0.41	0.43	0.46	0.59	0.63	0.61	0.61	0.69	
施工種別	加圧工法 (既設工)								4口既設土管埋設工事 (マンホールのトイロ)	
大工種別	L&L埋設 (既設)								L&L埋設 (既設)	
管工種別	埋設土管埋設								埋設土管埋設	
管工種別	全面改良土埋設								全面改良土埋設	
管工種別	As埋設 (4号口、10号口)								As埋設 (4号口、10号口)	
管工種別	埋設強化セメント管								埋設強化セメント管 (全管径φ250)	
管工種別	L&L								L&L	
管工種別									2/4	

- ① L&L埋設 (既設)
- ② 埋設土管埋設
- ③ 全面改良土埋設
- ④ As埋設 (4号口、10号口)
- ⑤ 埋設強化セメント管 (全管径φ250)
- ⑥ L&L